


 






 
 
 


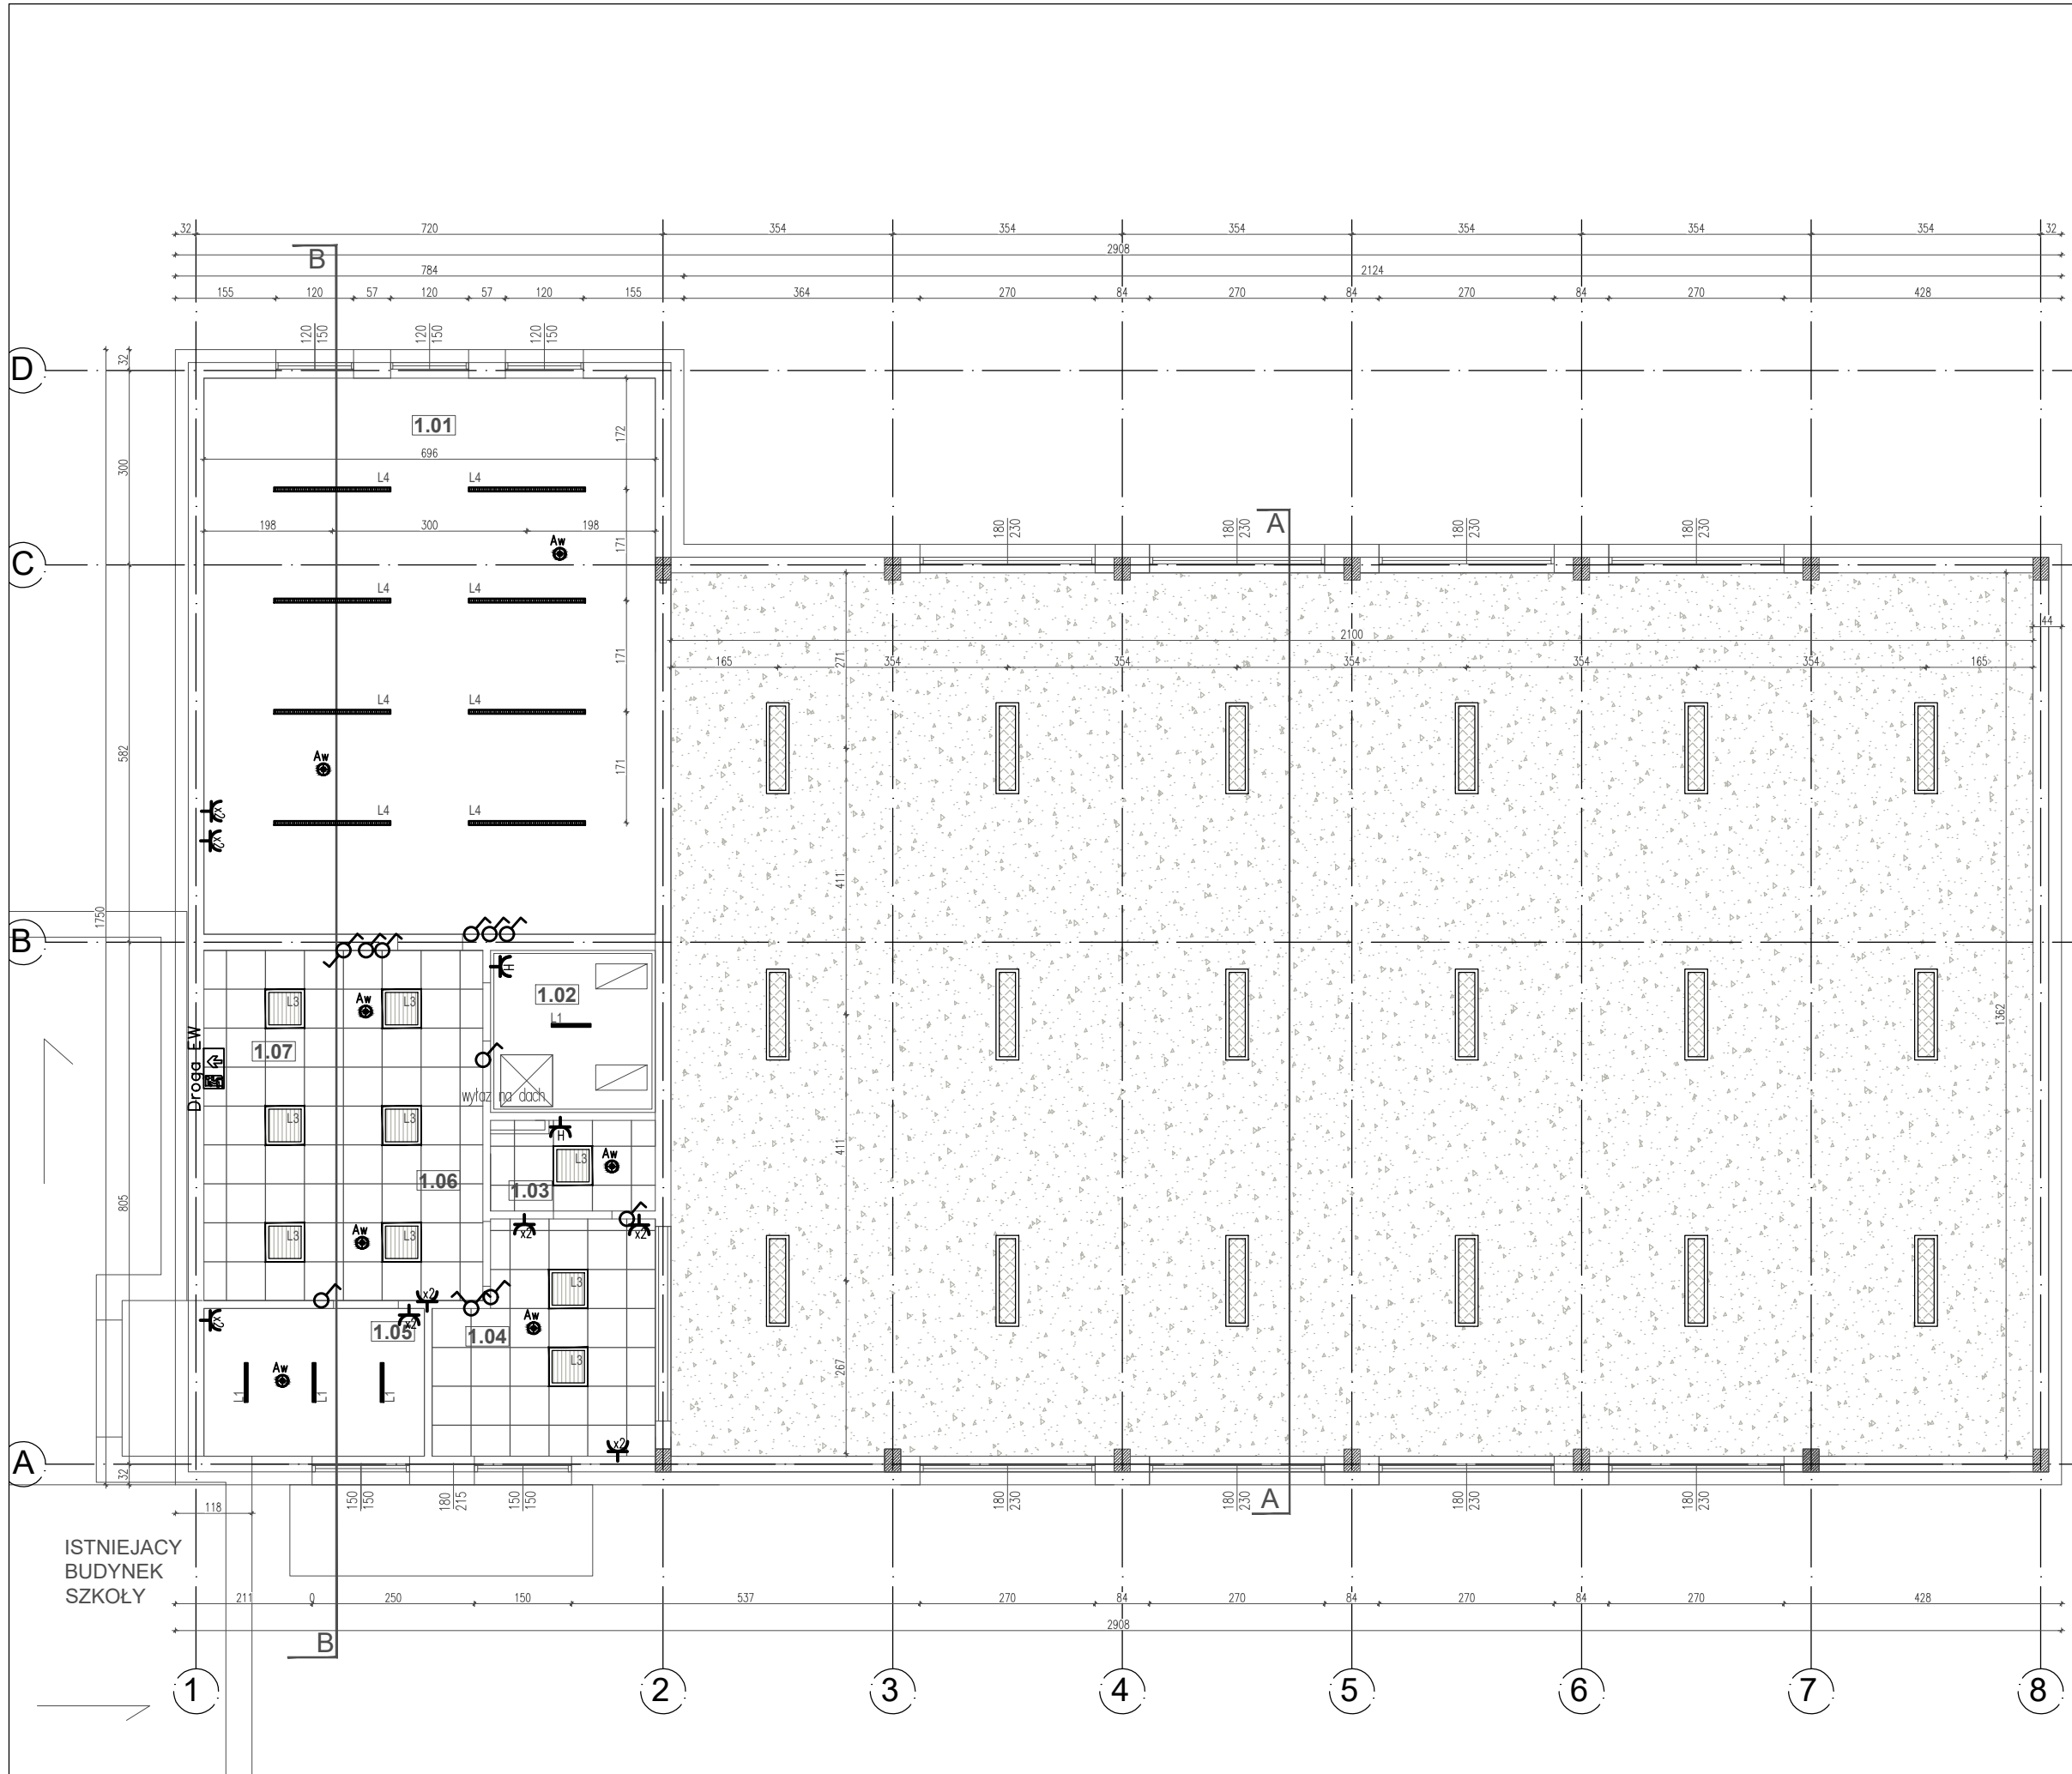


LEGENDA :

-  ŁĄCZNIK JEDNOBIEGUNOWY 16A, 250V, IP20/IP44
-  ŁĄCZNIK ŚWIECNIKOWY 16A, 250V, IP20/IP44
-  ŁĄCZNIK SCHODOWY 16A, 250V, IP20/IP44
-  ŁĄCZNIK KRZYŻOWY 16A, 250V, IP20
-  lampa montowana do stropu
-  lampa typu downlight wpuszczana
-  oprawa rastrowa do sufitów modułowych
-  lampa montowana do stropu
-  lampa montowana do konstrukcji odporna na uderzenie
-  oprawa awaryjna
-  Droga EW oprawa ewakuacyjna
-  TABLICA ELEKTRYCZNA
- Oznaczenia obwodów - - - - -
-  gniazdko wtyczkowe pojedyncze z bolcem
-  gniazdko wtyczkowe podwójne z bolcem
-  gniazdko hermetyczne poj/podw



PROJEKT BUDOWLANY ROZBUDOWY BUDYNKU SZKOŁY PODSTAWOWEJ W PNIEWNIKU O SALĘ GIMNASTYCZNĄ Z ZAPLECZEM	
ADRES INWESTYCJI :	Wież Pniewnik 35, dz.nr ew. 417, obręb 0024 Pniewnik jednostka ew. 143303_2_Korytnica
INWESTOR :	Gmina Korytnica 07-120 Korytnica ul.Małkowskiego 20
PIĘTRO INST.ELEKTRYCZNA	
BRANŻA : INST-ELEKTR.	SKALA : 1:100
projektant - instalacje elektryczne :	
mgr inż. Bartłomiej Łukasz Harwas upr.bud. MAZ/0419/POOE/05 MAZ-7S3-PGD-Q1P	podpis
sprawdzający - instalacje elektryczne :	
mgr inż. Marcin Sebastian Waszczuk Upr.bud. MAZ/0554/PWOE/14 MAZ-GA4-897-RV9	podpis
opracowanie :	
inż. Józef Skłodowski Upr.bud. St-682/86 MAZ/BO/4720/02	
12-2017	P.WYK. Rys.nr IN-ELE-2